



附近見取図

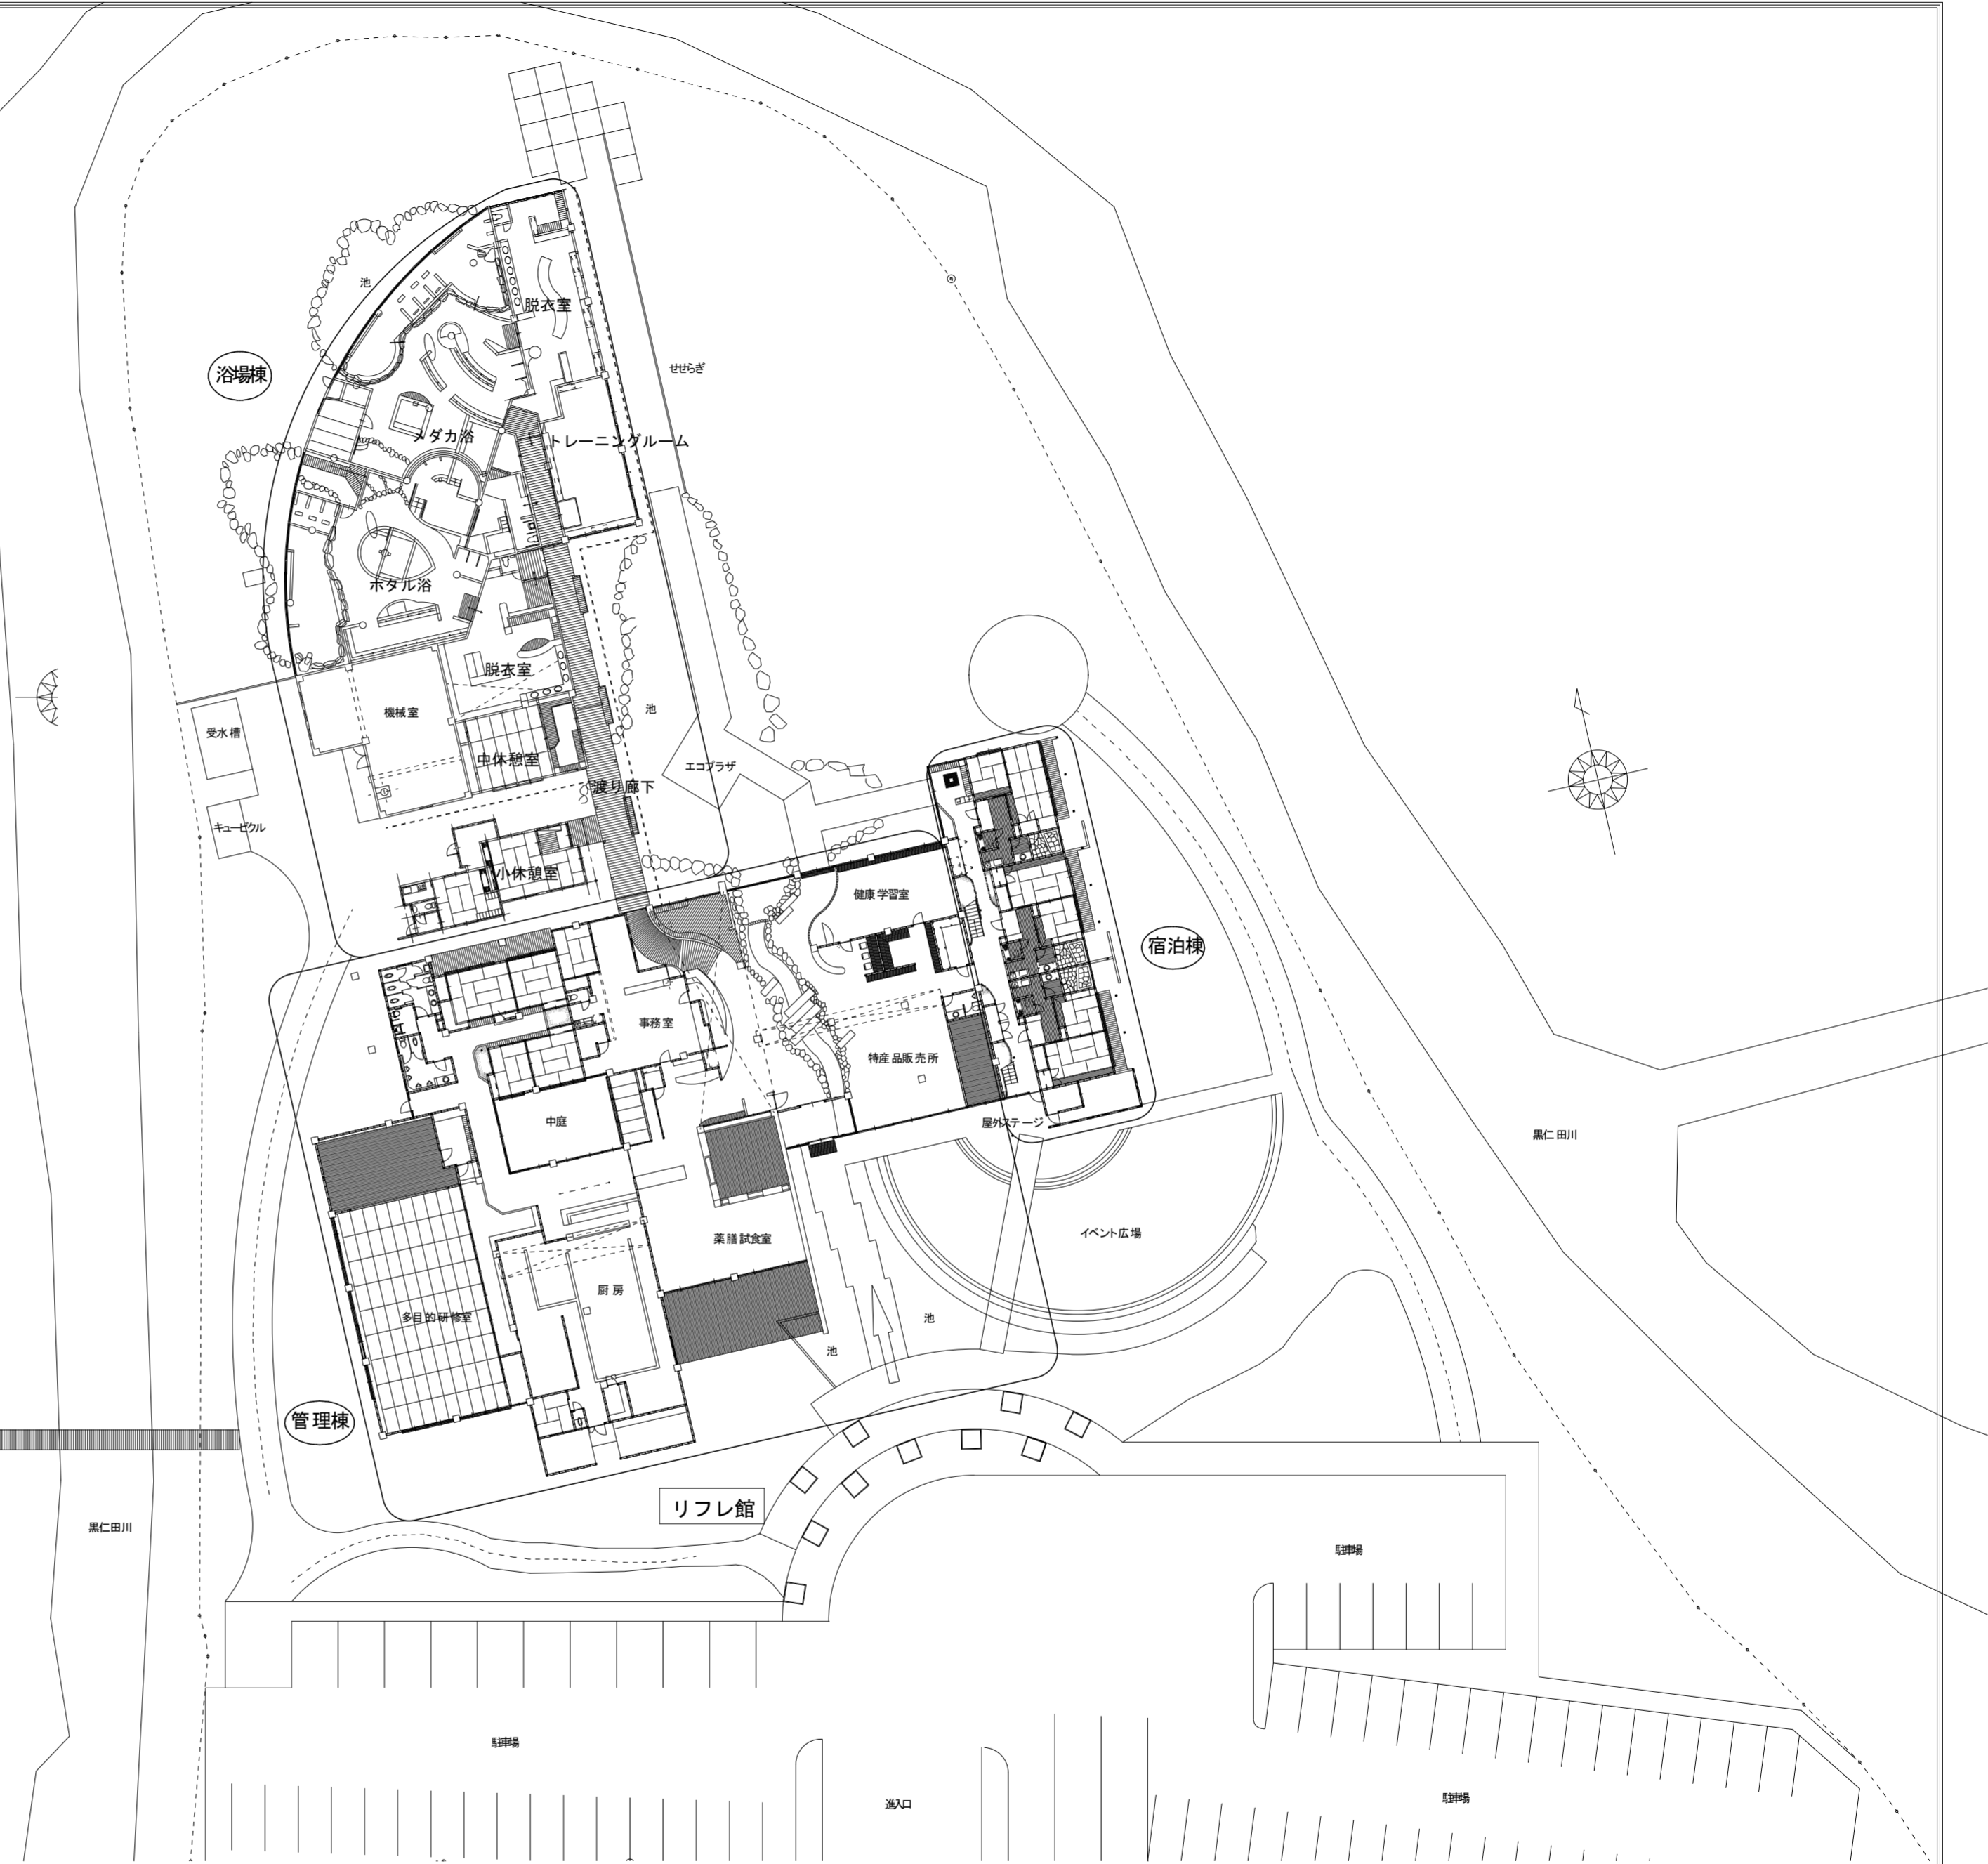

配置図 S:1/400

備考	設計年月日	承認	設計	担当	工事名	申間温泉いこいの里浴場棟天井・壁改修工事	工事設計図	図面NO
					図名	附近見取図、配置図	縮尺 S:1/400	

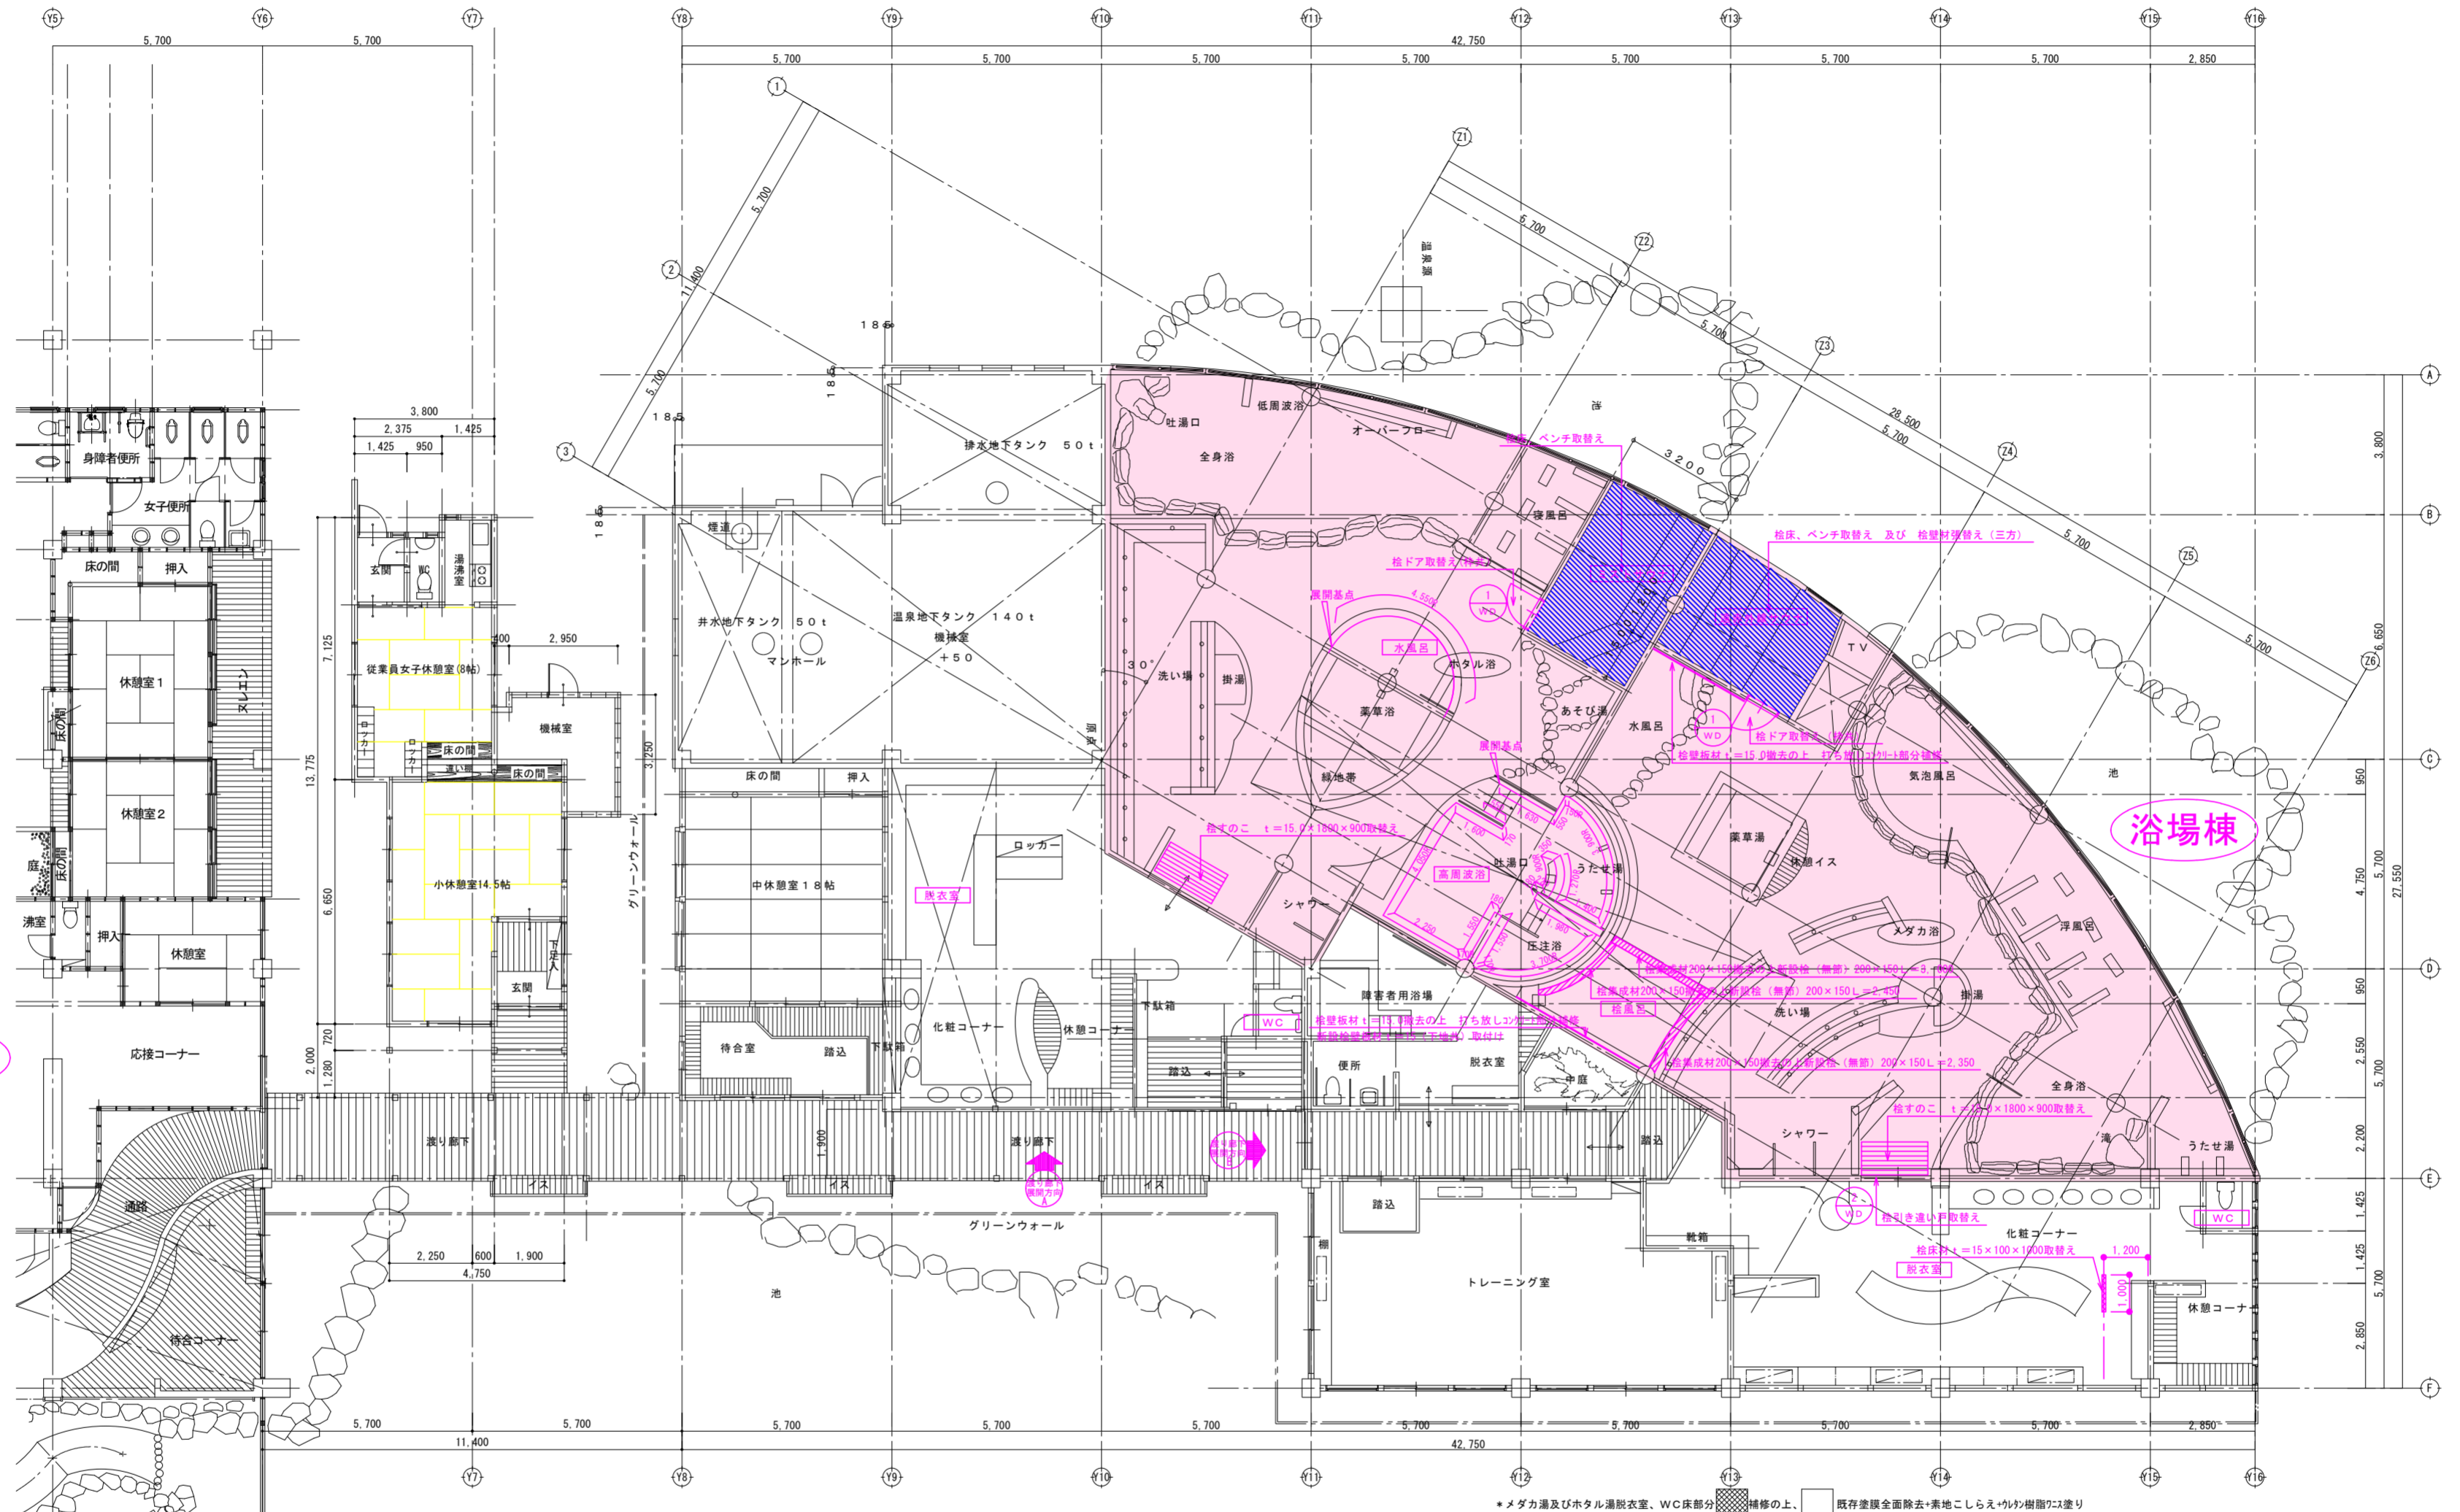

平面図 S:1/150

改修範囲

備考	設計年月日	承認	設計	担当	工事名	申間温泉いこいの里浴場棟天井・壁改修工事	工事設計図	図面NO
	図名	リフレ館 平面図			縮尺	S:1/150		

