


令和7年度 白坂地区配水管布設替工事（3工区）

平面図

水道配水用ポリエチレン管φ150 L=161.0m

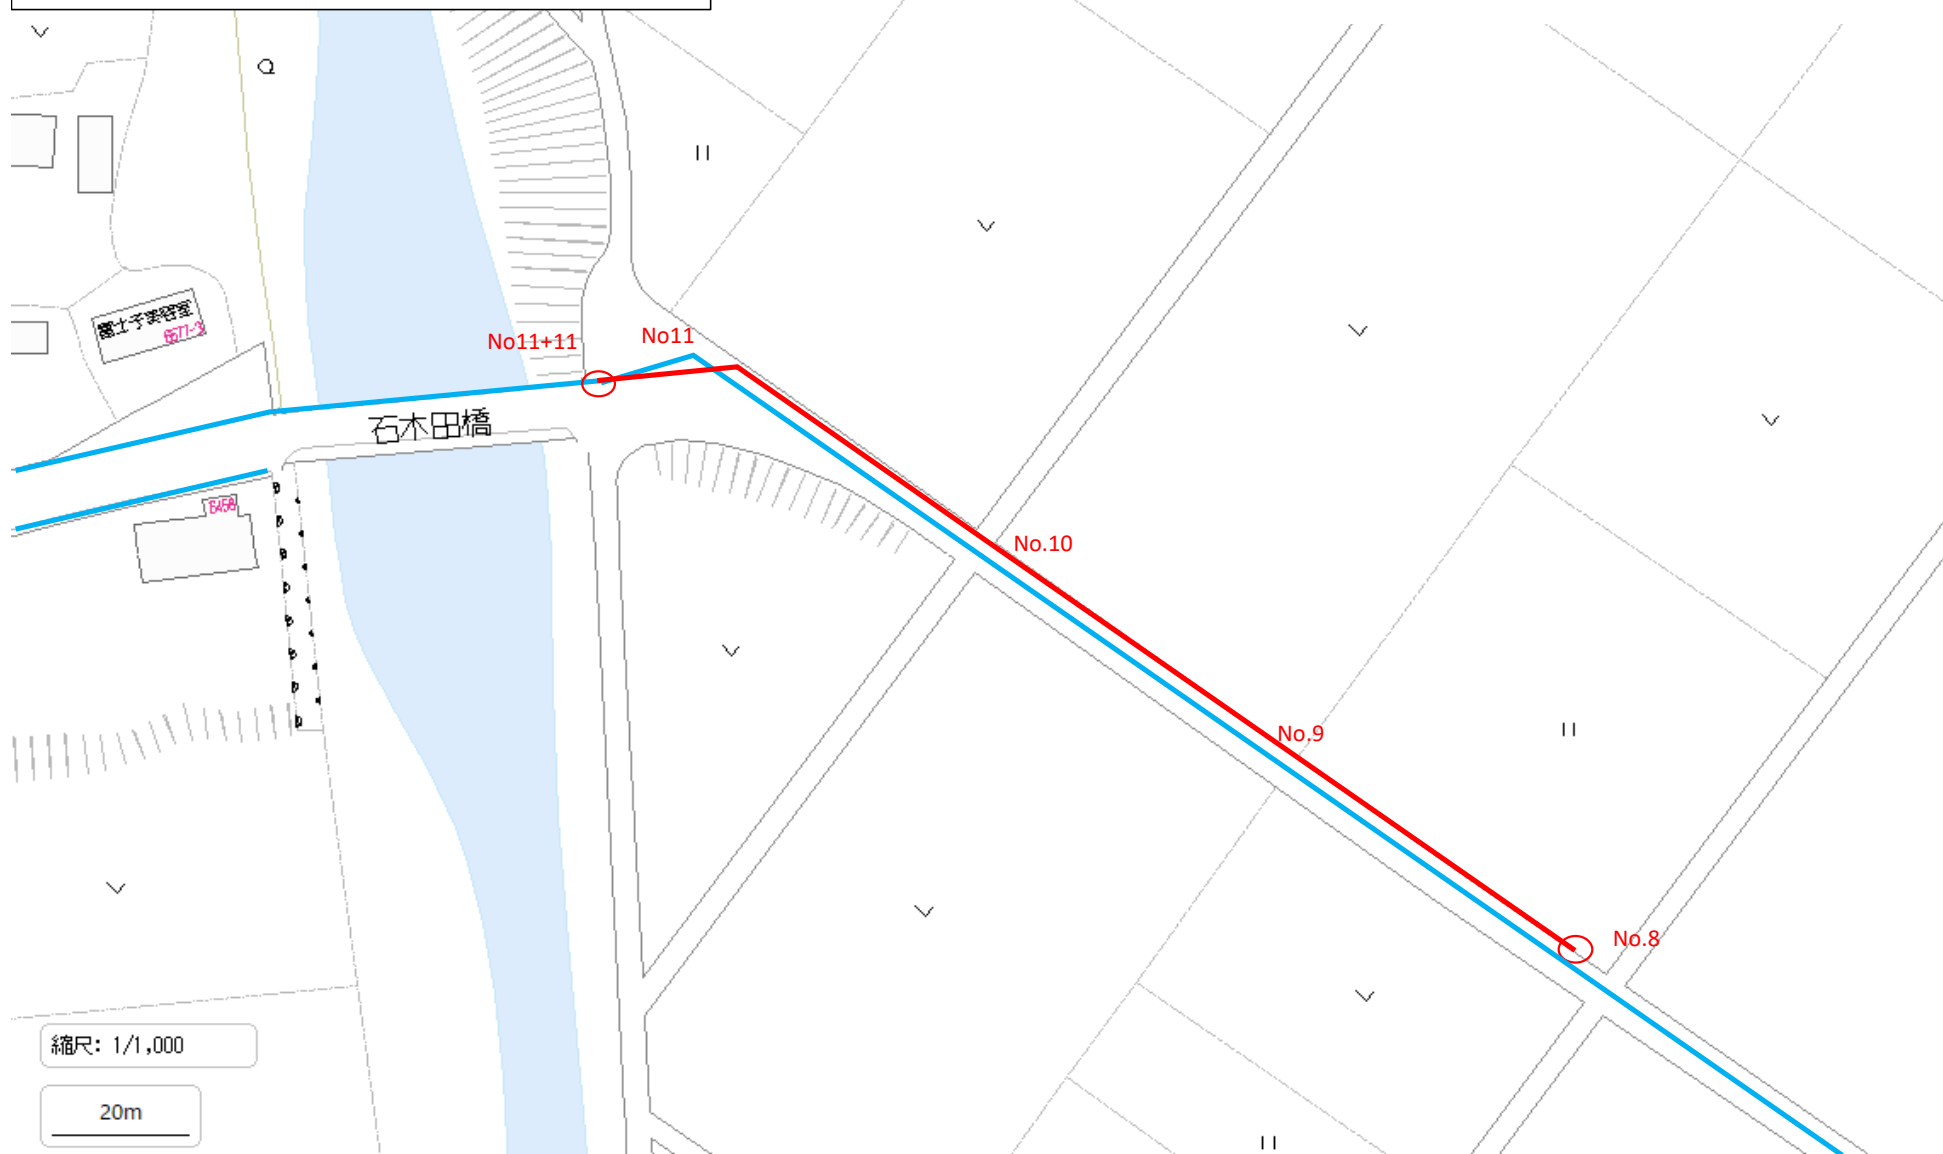

縮尺: 1/1,000

20m